



Diseño de Audio y Video vigilancia  
Planta Alta - Bloque 04

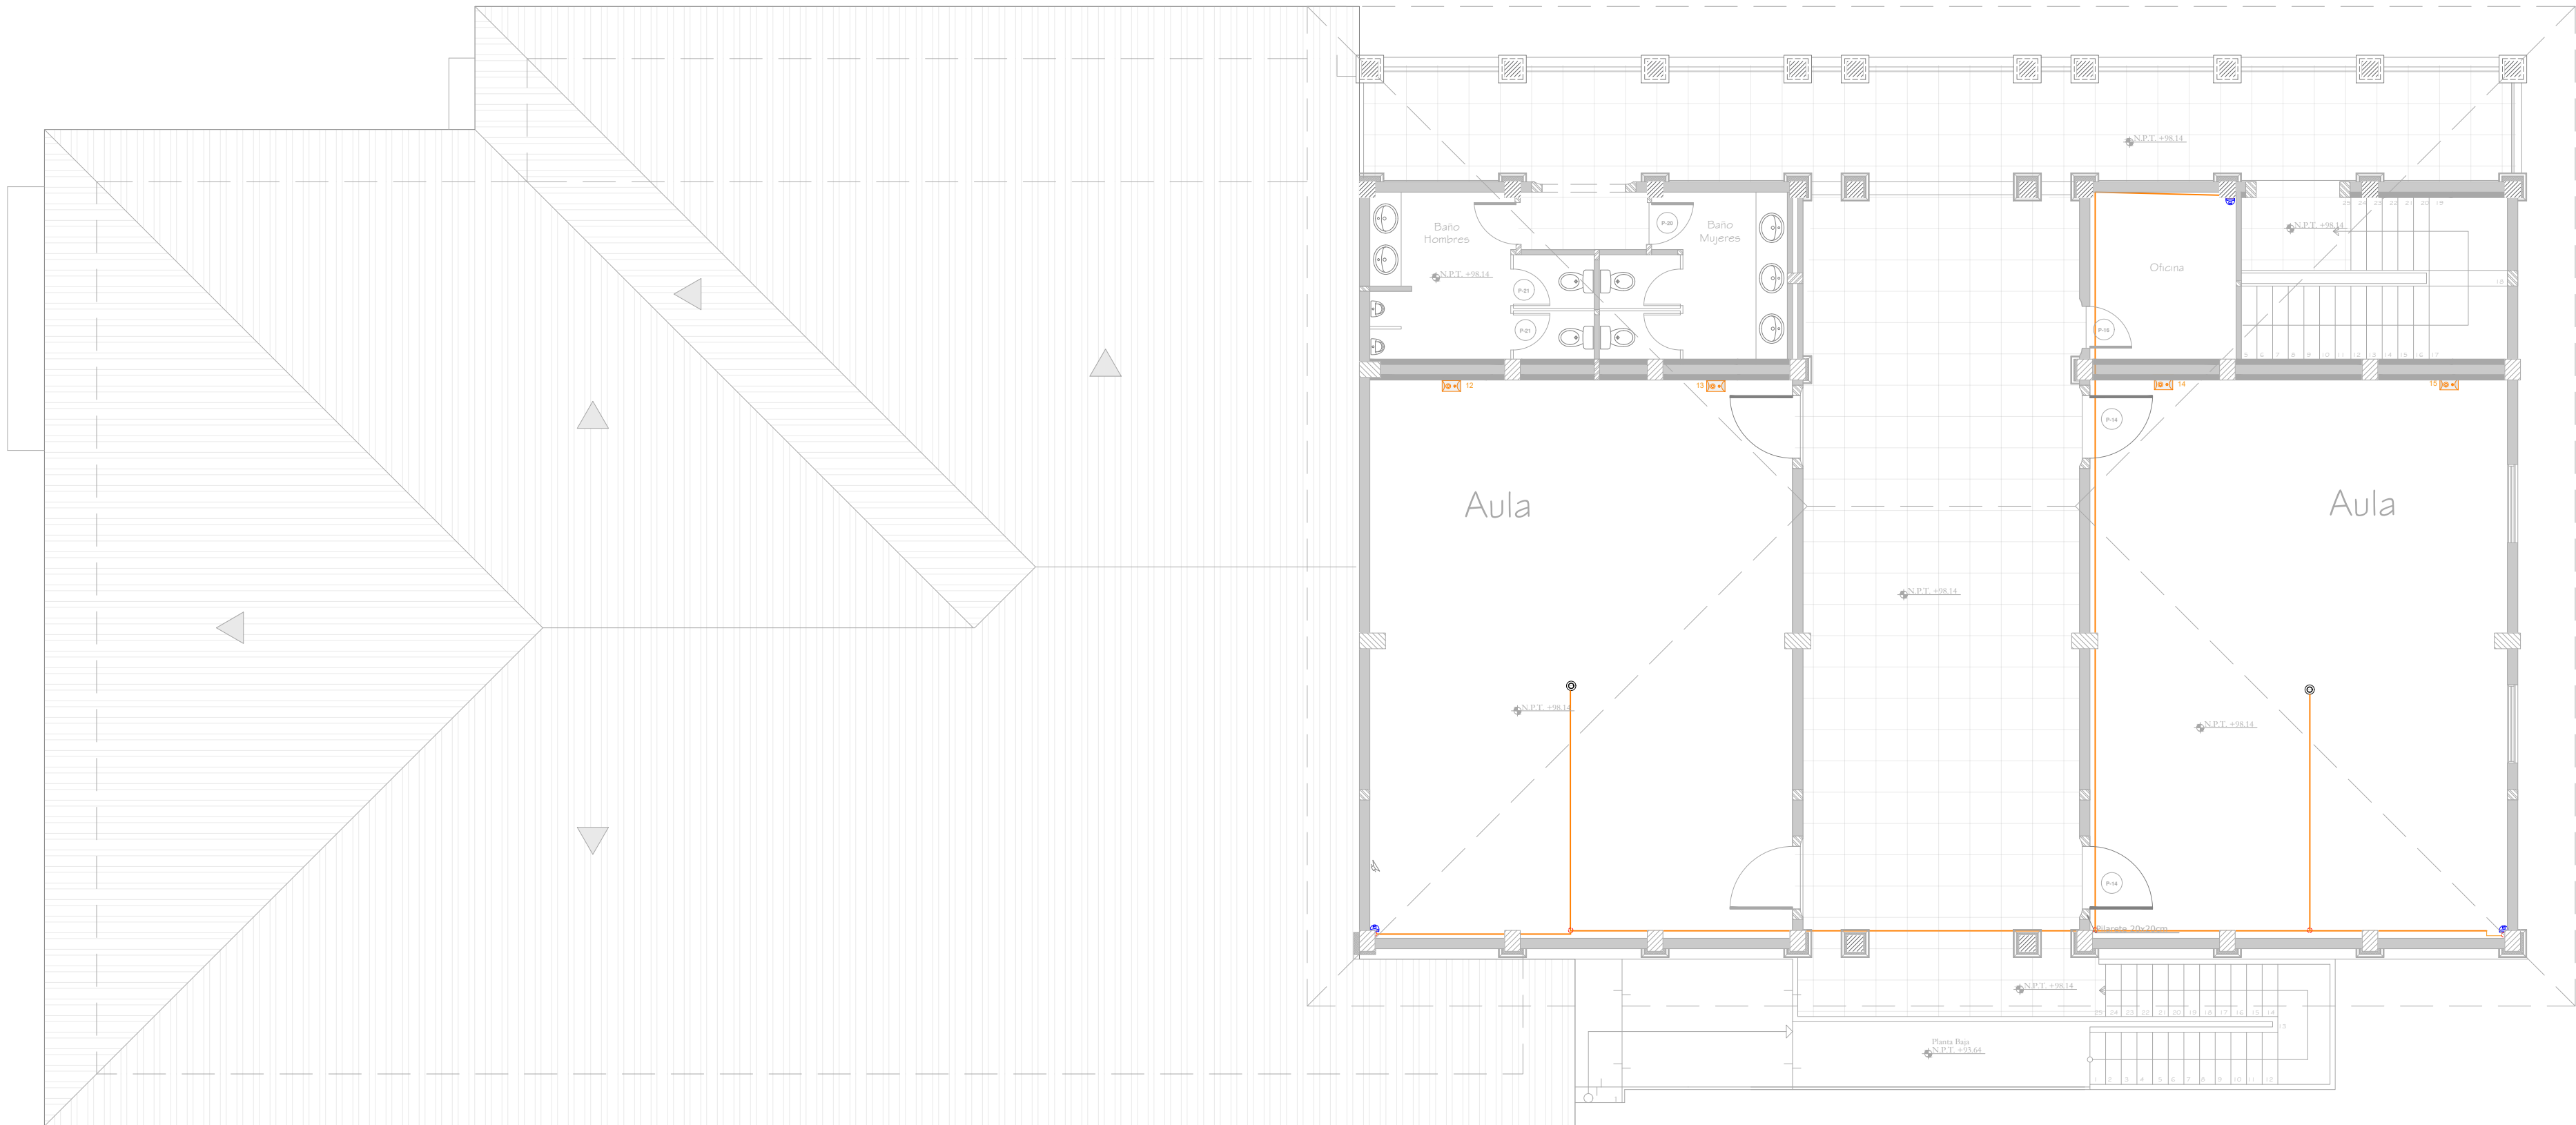


PLANTA BAJA ARQUITECTÓNICA ALTA B-04

ESC. 1:125

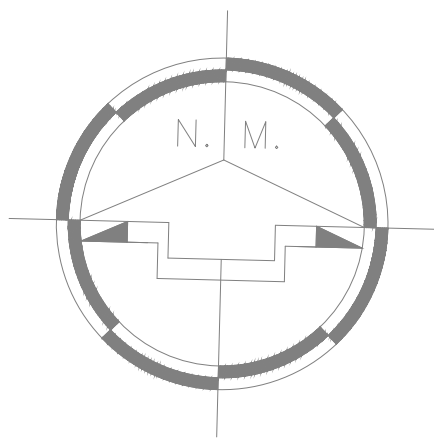

UBICACIÓN

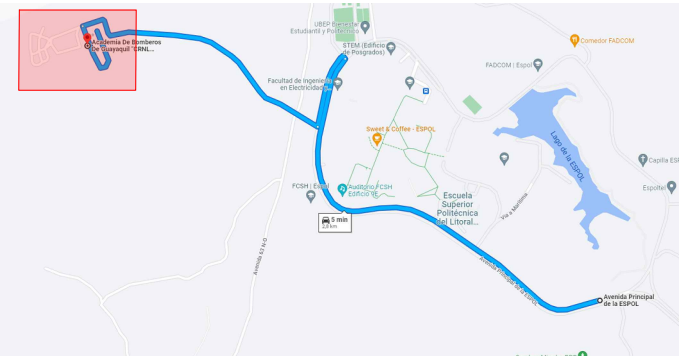

Arq. Jairo Parrales Parrales  
Administrador del contrato

SIMBOLOGÍA.	
	CÁMARA TIPO DOMO.
	CÁMARA TIPO BALA.
	NVR DE 32 CANALES.
	SWICHT POE DE 24 PUERTOS GIGABIT.
	CAJA 20 CM * 20 CM.
	CAJETÍN HEXAGONAL 5".
	RACK COMPACTO 12 UR".
	ALTAVOZ
	ACCES POINT

Proyecto:  
CONSULTORÍA: "CONTRATACIÓN DE ESTUDIOS PREVIOS PARA LA AMPLIACIÓN DE LA ACADEMIA DE BOMBEROS GUAYAQUIL CRNL. GABRIEL GÓMEZ SÁNCHEZ"

Ubicación:  
Cantón Guayaquil

Contiene:  
SISTEMA DE CCTV  
Diseño de Audio y Video vigilancia  
Planta Alta - Bloque 04

Empresa Consultora:

JC PROYECTOS S.A  
Arq. Jacques Carchi G.  
Reg. Profesional: G-5291  
Representante Legal

Responsable de Diseño:

Ing. Julio Campoverde Cárdenas  
Reg. Prof.: 03-09-2184  
Reg. Senescyt.: 1021-06-669179

Fecha:  
MARZO 2023

Escala:  
1:100

Código:

CCTV

Lámina:

002